



Вид А

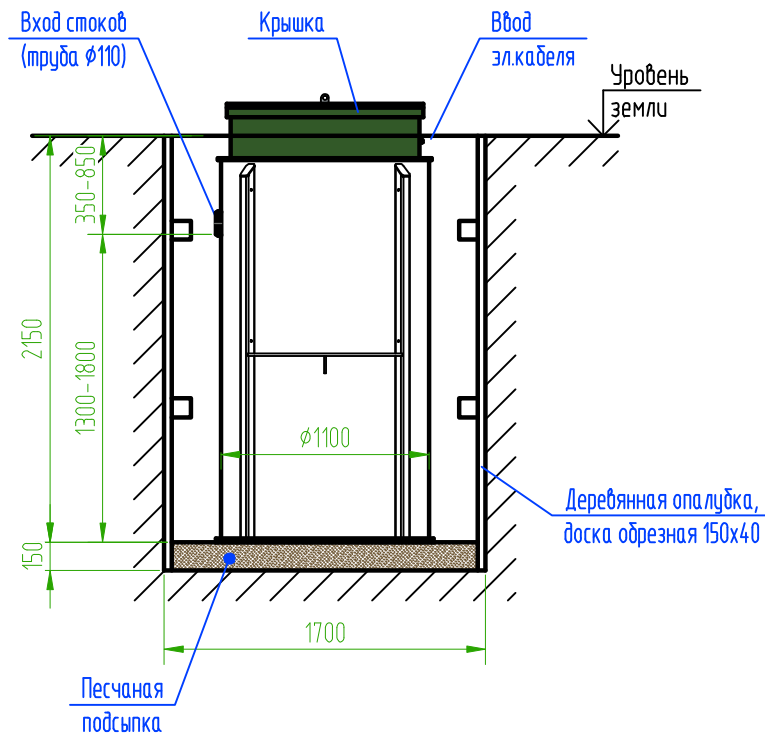


Вид сверху

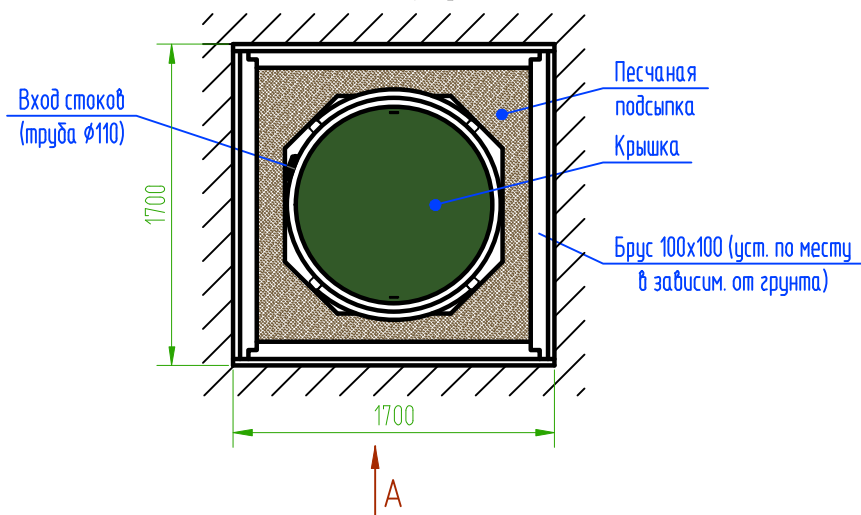

ТОПОЛЬ 6 Пр

Схема расположения камер

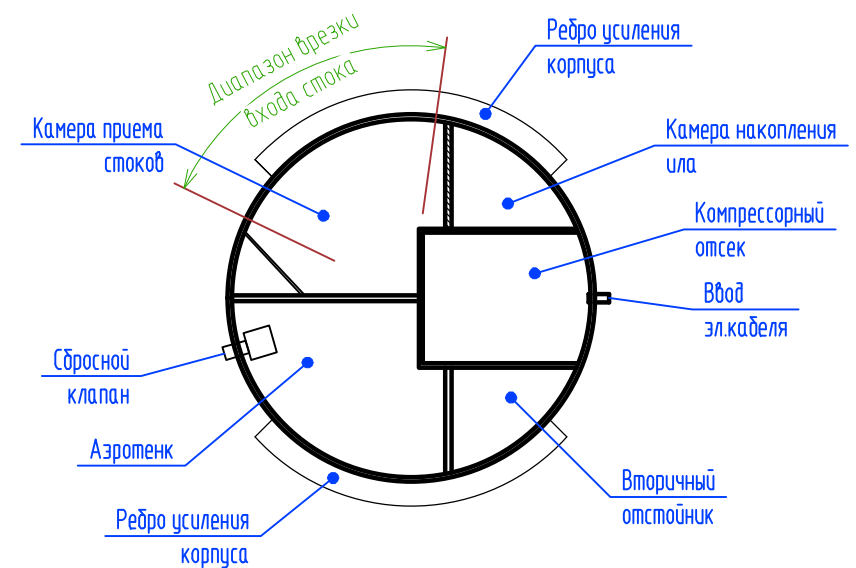

Модель: ТОПОЛЬ 6 Пр

Производительность: 1,1 м³/сут
Электропотребление: 1,2 кВт/сут
Вес: 195 кг

Габаритные размеры:
высота корпуса 2300 мм
диаметр корпуса 1100 мм
Максимальный размер по выступающим частям 1220x2350(Н) мм

Размер котлована с опалубкой 1700x1700x2300(Н) мм (рекоменд. способ монтажа)
Размер котлована без опалубки 1400x1400x2300(Н)
Диапазон врезки (вход стоков) 350-850 мм от уровня земли, оптимальный диапазон - 450-650 мм

Примечание:

1. При монтаже входа стоков (труба Ø110) учесть внутренний конструктив станции.
2. Выход очищенной воды (труба Ø25) монтируется по месту, в любую сторону в диапазоне 2050-2100 мм от дна установки до нижнего края трубы.

Монтажная схема					
Изм.	Кол. уч.	Лист	№ док.	Подп.	Дата
Станция очистки сточных вод ТОПОЛЬ 6 Пр				Стадия	Лист
				ТОПОЛ-ЭКО/ТОПОЛ-ЕСО	Листов